

LEGENDA

Símbolo	Especificação
● AF-LV	Eixo de Ponto Água Fria - Lavatorio h: 60cm
● AF-VS	Eixo de Ponto Água Fria - Vaso Sanitario h: 20cm
● AF-DH	Eixo de Ponto Água Fria - Ducha h: 40cm
● AF-CH	Eixo de Ponto Água Fria - Chuveiro h: 210cm
● AF-PIA	Eixo de Ponto Água Fria - Pia h: 60cm
● AF-TQ	Eixo de Ponto Água Fria - Tanque de lavar h: 110cm
● AF-MLR	Eixo de Ponto Água Fria - Máquina de lavar h: 110cm
● AF-TJ	Eixo de Ponto Água Fria - Torneira de Jardim h: 60cm
● BRG	Registro Gaveta Água Fria - h: 180cm
● RP	Registro Pressão Água Fria - h: 110cm
● ES	Eixo de Ponto Esgoto
● DRENO	Eixo do dreno
▲	Hidrômetro Geral
■	Boca de Lobo proposta
■	Boca de Lobo relocada
■	Boca de Lobo existente
□	Bueiro existente

Ampliação 01
PR 10/17
Escala -1/250



André Moraes de Almeida
Arquiteto CAU A55728-5
81 9 9998.9008

PL 10/17

ASSUNTO Projeto Básico de Desenho Urbano
Planta de pontos hidráulicos - 01/02

PROJETO Projeto Básico de Intervenção Urbanística por meio de Estudo Preliminar de Arquitetura, Urbanismo e Paisagismo para o ponto de apoio ao transporte rodoviário municipal do Crato (CE) - Praça Pitangas Peixoto.

EQUIPE TÉCNICA
Arquitetos: André Moraes de Almeida CAU A55728-5, Antônio Bruno Thomaz Soares, Igor Miranda Pinto CAU A134477-3, Thaliny Candida Ana Luiza Maciel, Thiago Vieira


CLIENTE Ítalo Samuel Gonçalves Dantas - Secretário de Infraestrutura da Prefeitura Municipal do Crato.

ESCALA	DATA	DESENHO	REVISÃO
Indicada	23/01/2023	00	01

QUADRO DE ÁREAS

Responsável Técnico: ANDRÉ MORAES DE ALMEIDA / CAU A55728-5

Cliente: ÍTALO SAMUEL GONÇALVES DANTAS / CPF 066.082.783-22

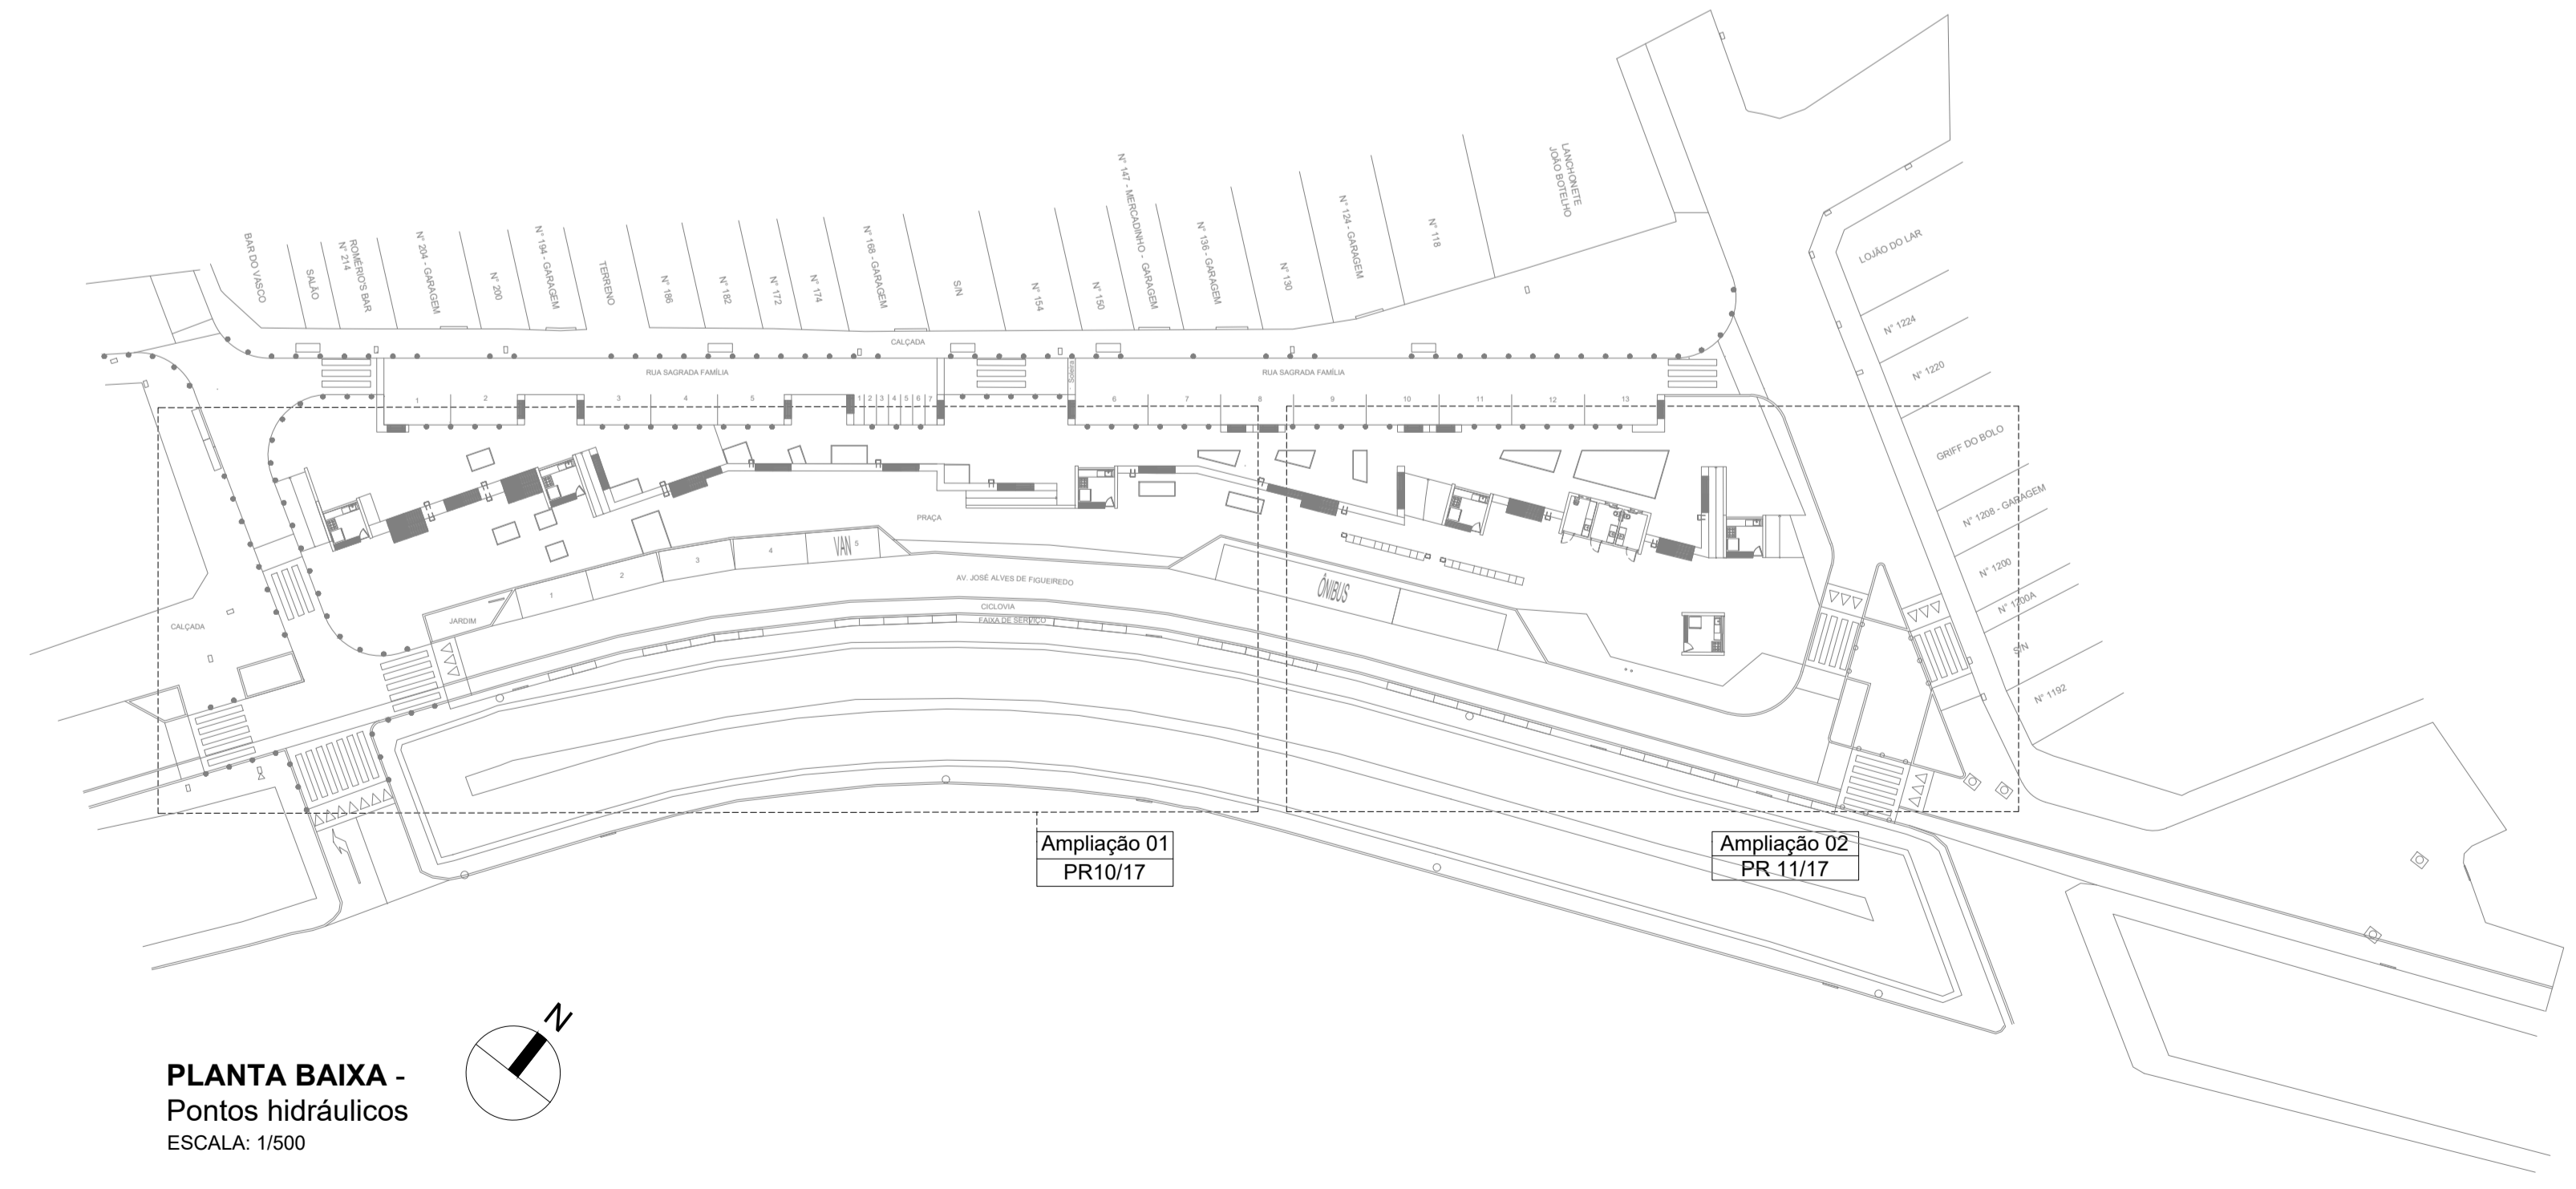

Ampliação 01
PR 10/17

Ampliação 02
PR 11/17

PLANTA BAIXA -
Pontos hidráulicos
ESCALA: 1/500

